


Схема расположения тепловых сетей

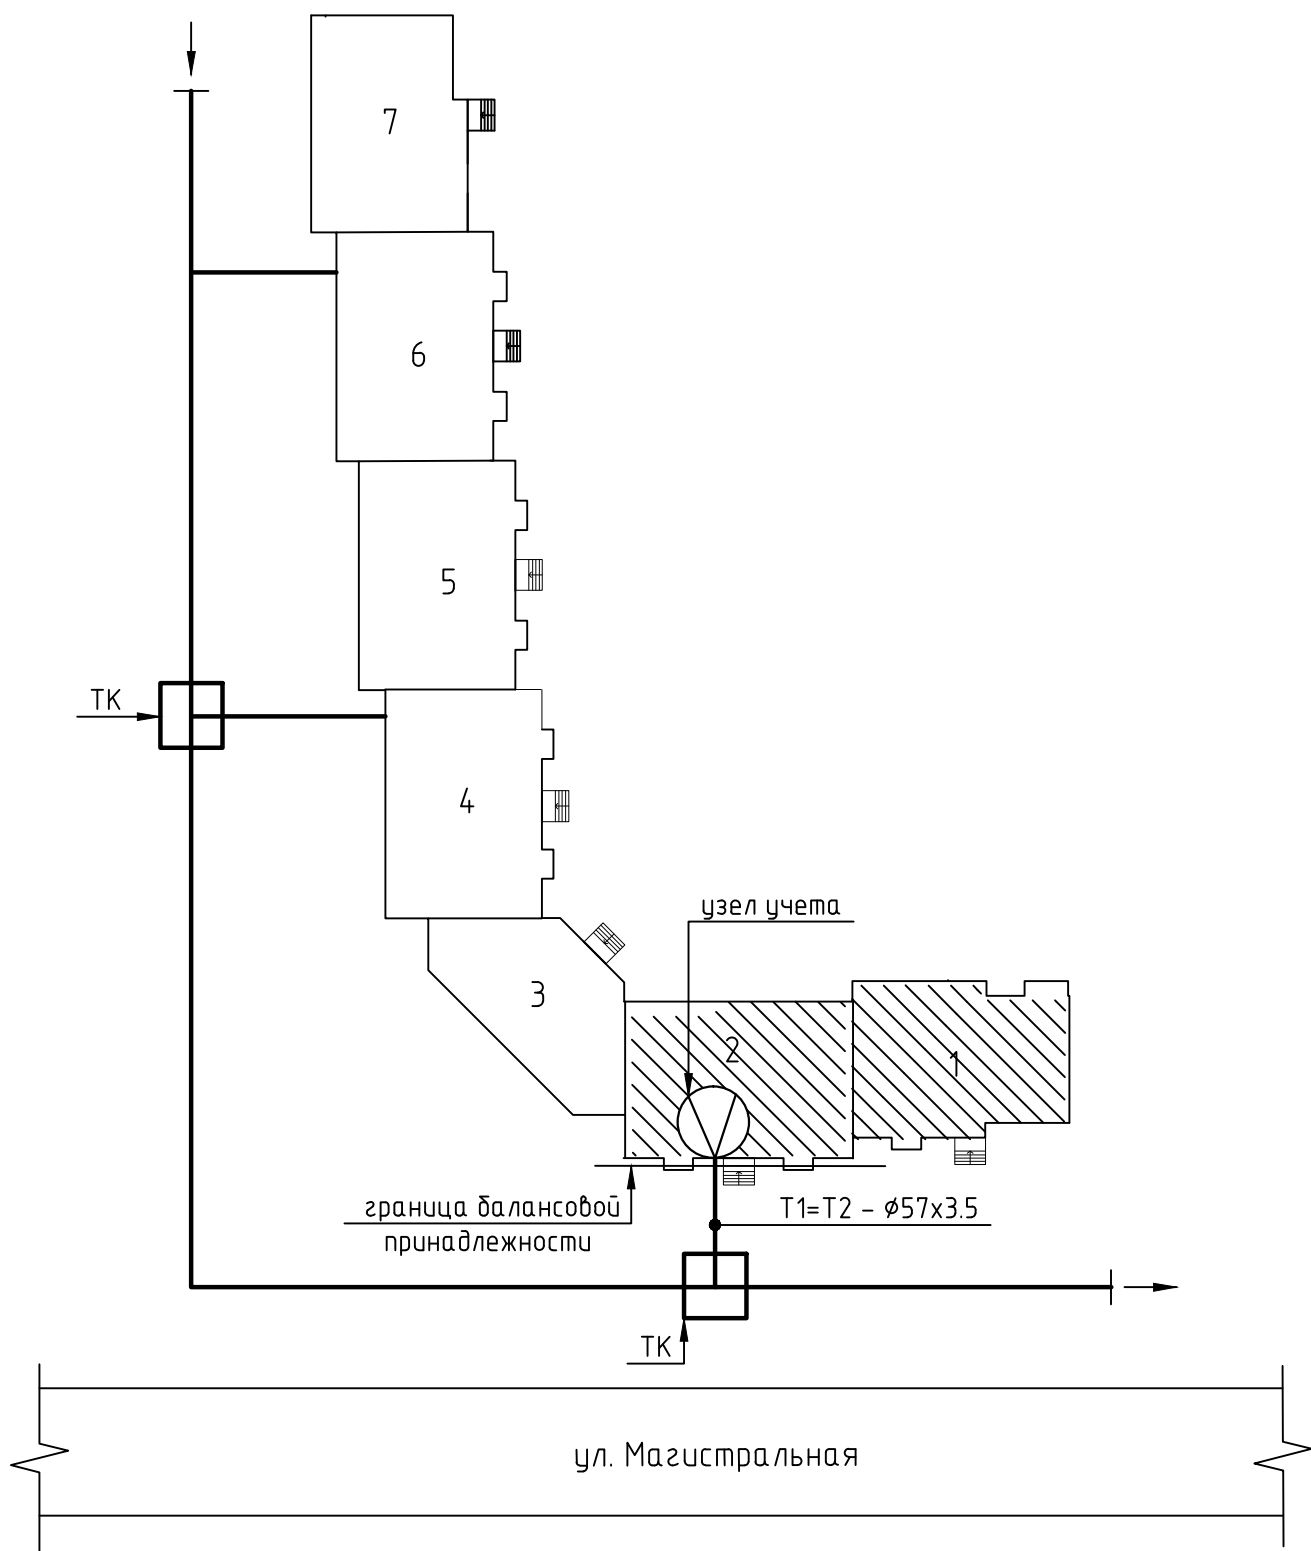

						15-4020-УЧТ			
						«120-ти квартирный жилой дом К-1 в 1-ом мкр. п. Спутник» (блок-секции №№ 1, 2, 3)			
Изм.	Кол. уч.	Лист	№ док.	Подп.	Дата	Узел учета тепловой энергии №1	Стадия	Лист	Листов
ГИП		Климина Р.С.					РД	35	
Разработал		Валёва Н.А.					ОАО «ПРОЕКТНЫЙ ИНСТИТУТ СТРОИТЕЛЬСТВА, ПЛАНИРОВКИ И ЗАСТРОЙКИ ГОРОДОВ И ПОСЕЛКОВ РЕСПУБЛИКИ ТЫВА		
						Схема расположения тепловых сетей			