


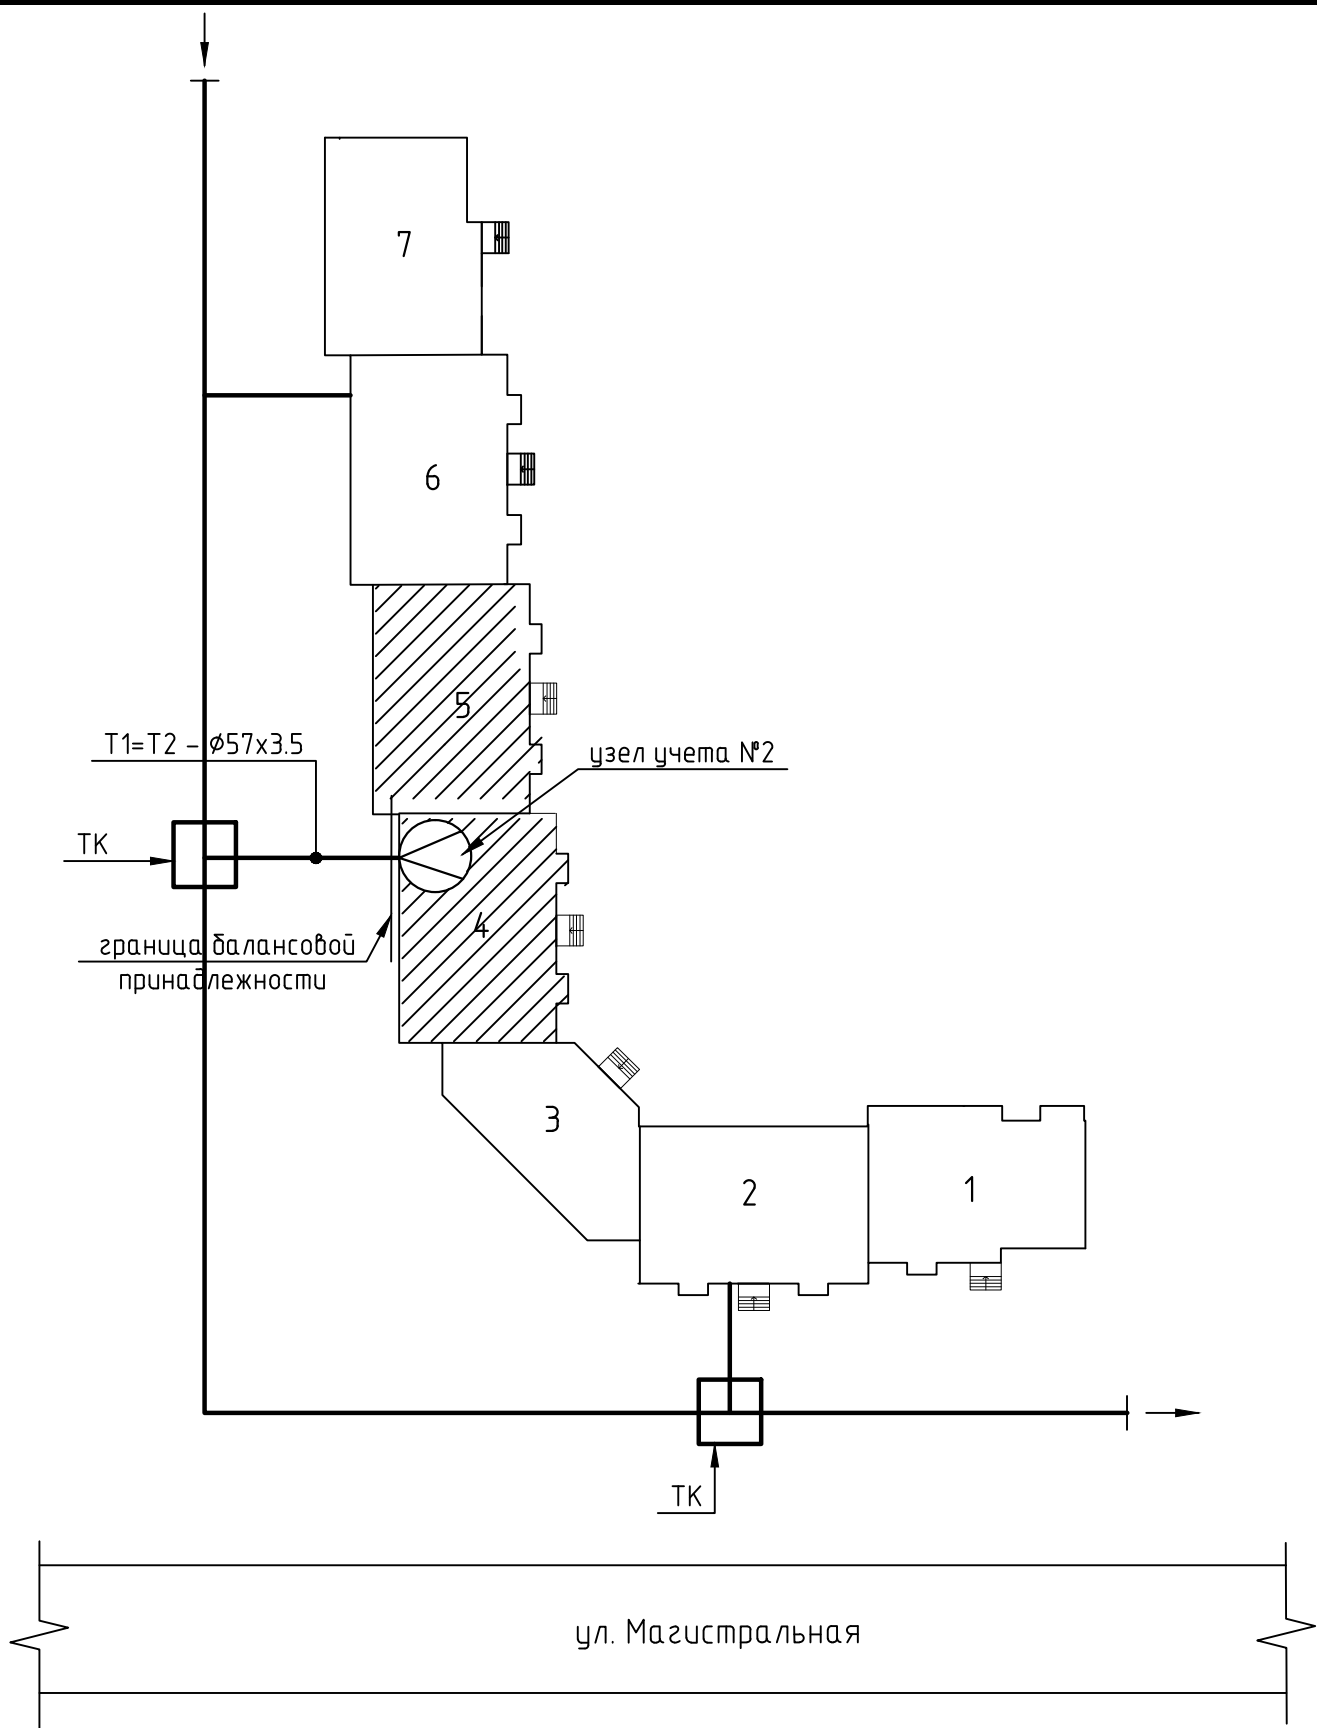

						15-4020-УЧТ		
						«120-ти квартирный жилой дом К-1 в 1-ом мкр. п. Спутник» (блок-секции №№ 4,5)		
Изм.	Кол. уч.	Лист	№ док.	Подп.	Дата			
ГИП		Климина Р.С.				Узел учета тепловой энергии №2	Стадия	Лист
							РД	35
Разработал		Валёва Н.А.				Схема расположения тепловых сетей	ОАО «ПРОЕКТНЫЙ ИНСТИТУТ СТРОИТЕЛЬСТВА, ПЛАНИРОВКИ И ЗАСТРОЙКИ ГОРОДОВ И ПОСЕЛКОВ РЕСПУБЛИКИ ТЫВА	