


Схема расположения тепловых сетей

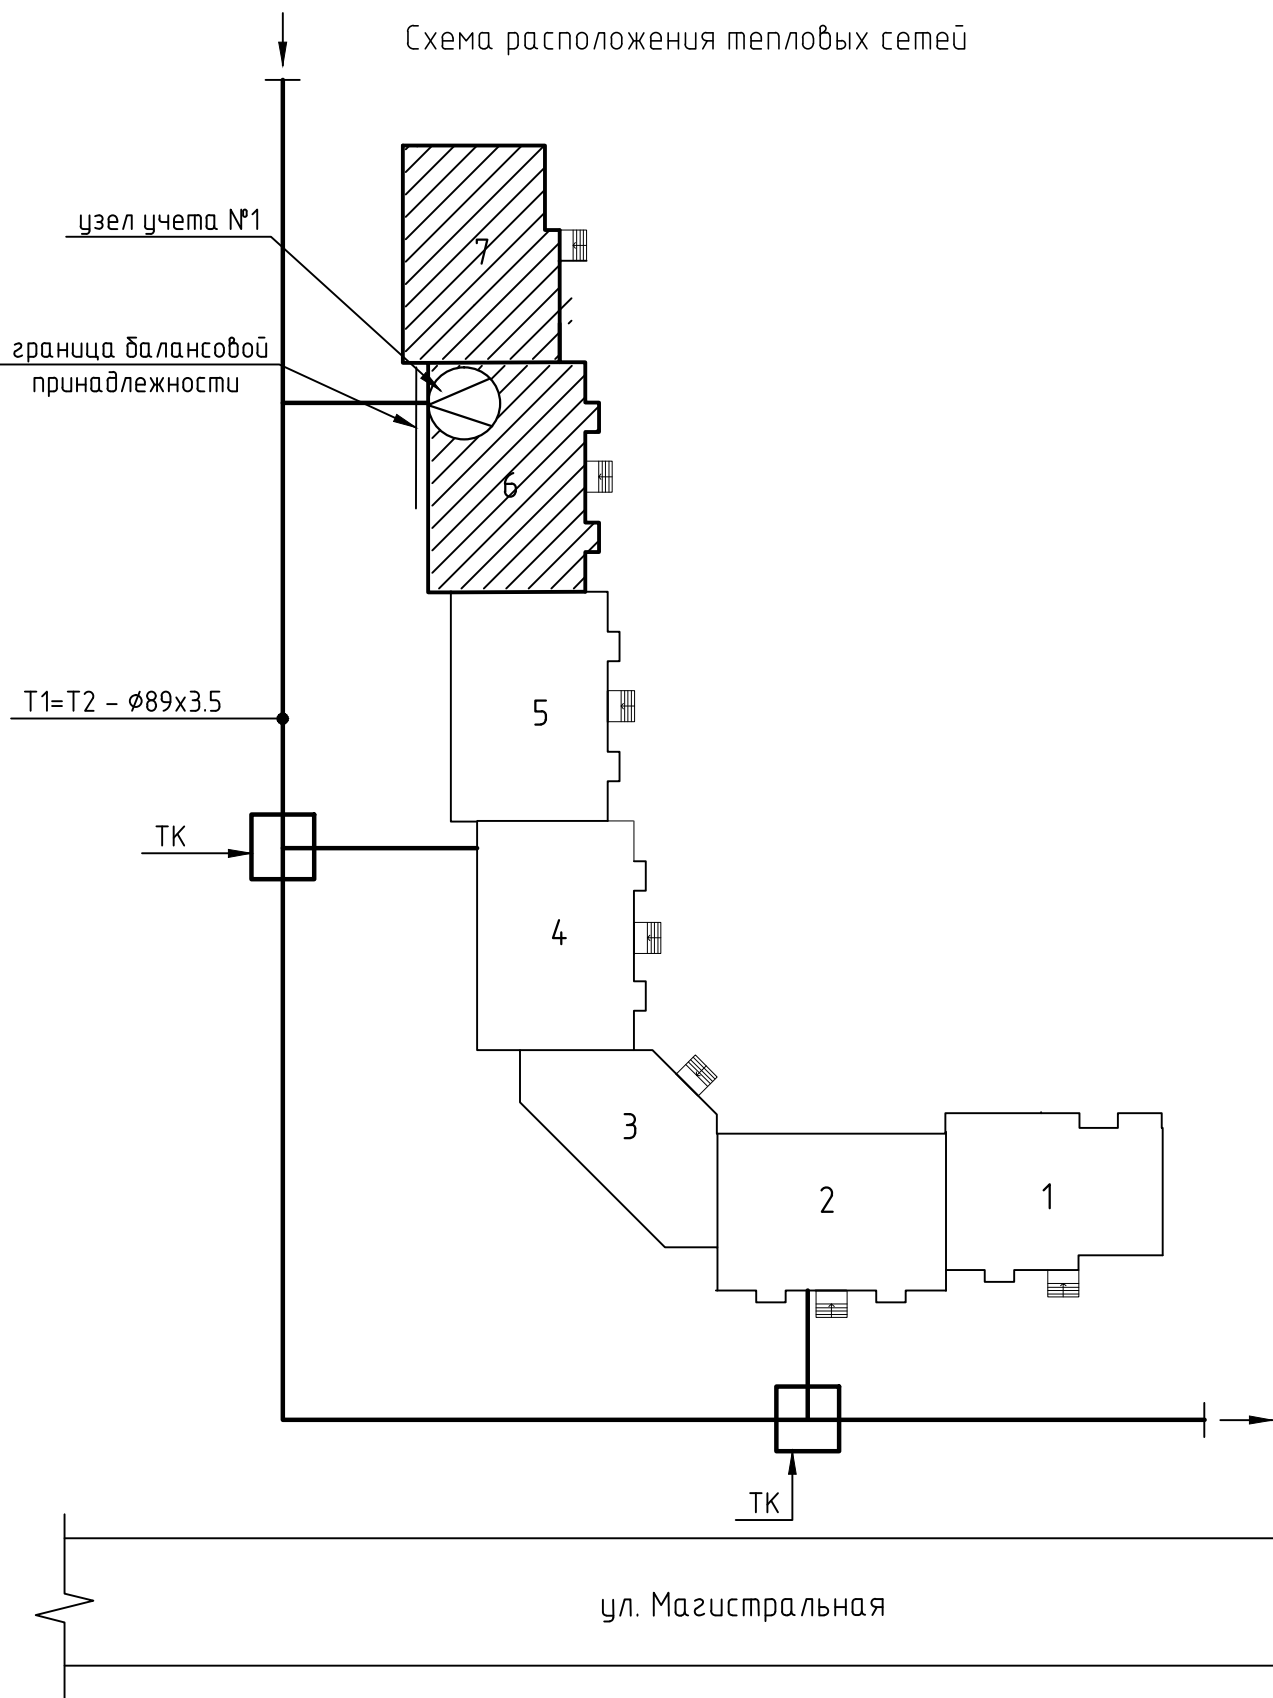

						15-4020а-УЧТ				
						«120-ти квартирный жилой дом К-1 в 1-ом мкр. п. Спутник” (блок-секции №№ 6, 7)				
Изм.	Кол. уч.	Лист	№ док.	Подп.	Дата	Узел учета тепловой энергии №3		Стадия	Лист	Листов
ГИП		Климина Р.С.						РД	35	
Разработал		Валёва Н.А.				Схема расположения тепловых сетей		ОАО “ПРОЕКТНЫЙ ИНСТИТУТ СТРОИТЕЛЬСТВА, ПЛАНИРОВКИ И ЗАСТРОЙКИ ГОРОДОВ И ПОСЕЛКОВ РЕСПУБЛИКИ ТЫВА		